

PLANTA FORRO/ILUMINAÇÃO
Escala 1:50


LEGENDA: FORRO

- FORRO EXISTENTE A PERMANECER. LAJE DE CONCRETO ACABAMENTO PINTURA COR BRANCA.
- FORRO DE GESSO ACARTONADO A EXECUTAR. ACABAMENTO PINTURA COR BRANCA.

LEGENDA: LUMINÁRIAS


- LUMINÁRIA TIPO ARANDELA COM FIXAÇÃO NA PAREDE. CORPO EM MADEIRA E FECHAMENTO EM ACRÍLICO. DIMENSÕES 15x8x6cm OU SIMILAR. POTÊNCIA 2x20W, 2 LÂMPADAS. SOQUETE E27. BIVOLT.
- LUMINÁRIA TIPO PLACA DE SOBREPOR LED QUADRADA COR BRANCA. DIMENSÕES 30x30x2,2cm OU SIMILAR. POTÊNCIA 25W, TEMPERATURA 3000K. BIVOLT.
- LUMINÁRIA TIPO PLACA DE SOBREPOR LED QUADRADA COR BRANCA. DIMENSÕES 40x40x4cm OU SIMILAR. POTÊNCIA 30W, TEMPERATURA 3000K. BIVOLT.

PLANTA BAIXA PARCIAL - SANITÁRIO MASCULINO
TAMPO DE GRANITO E LATERAL MICTÓRIOS
Escala 1:50

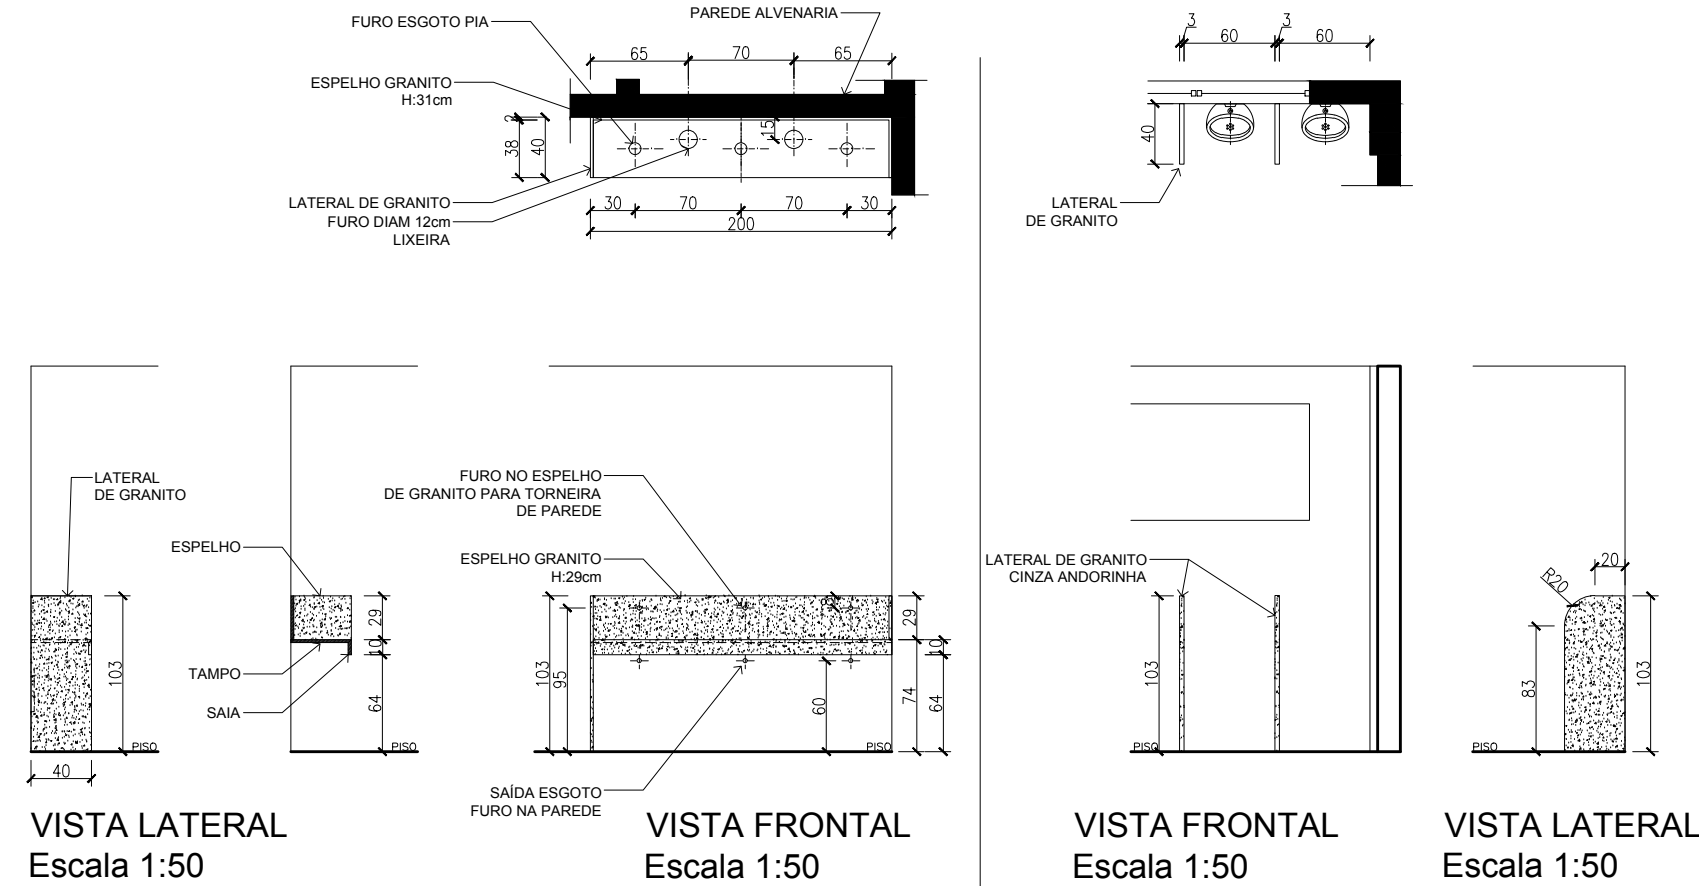


TAMPO DE GRANITO CINZA ANDORINHA OU SIMILAR, SAIA ACABAMENTO 45GRAUS. ESPELHO GRANITO ALTURA 35cm. FUROS DO TAMPO (ESGOTO) E NO ESPELHO (ÁGUA) DEVERÃO SER DE DIÂMETRO CONFORME PROJETO HIDROSSANITÁRIO. LATERAL DE GRANITO ATÉ O PISO PODERÁ SER 20mm OU 40mm, CONFORME AVALIAÇÃO DO FORNECEDOR.

PLANTA BAIXA PARCIAL - SANITÁRIO MASCULINO
Escala 1:50

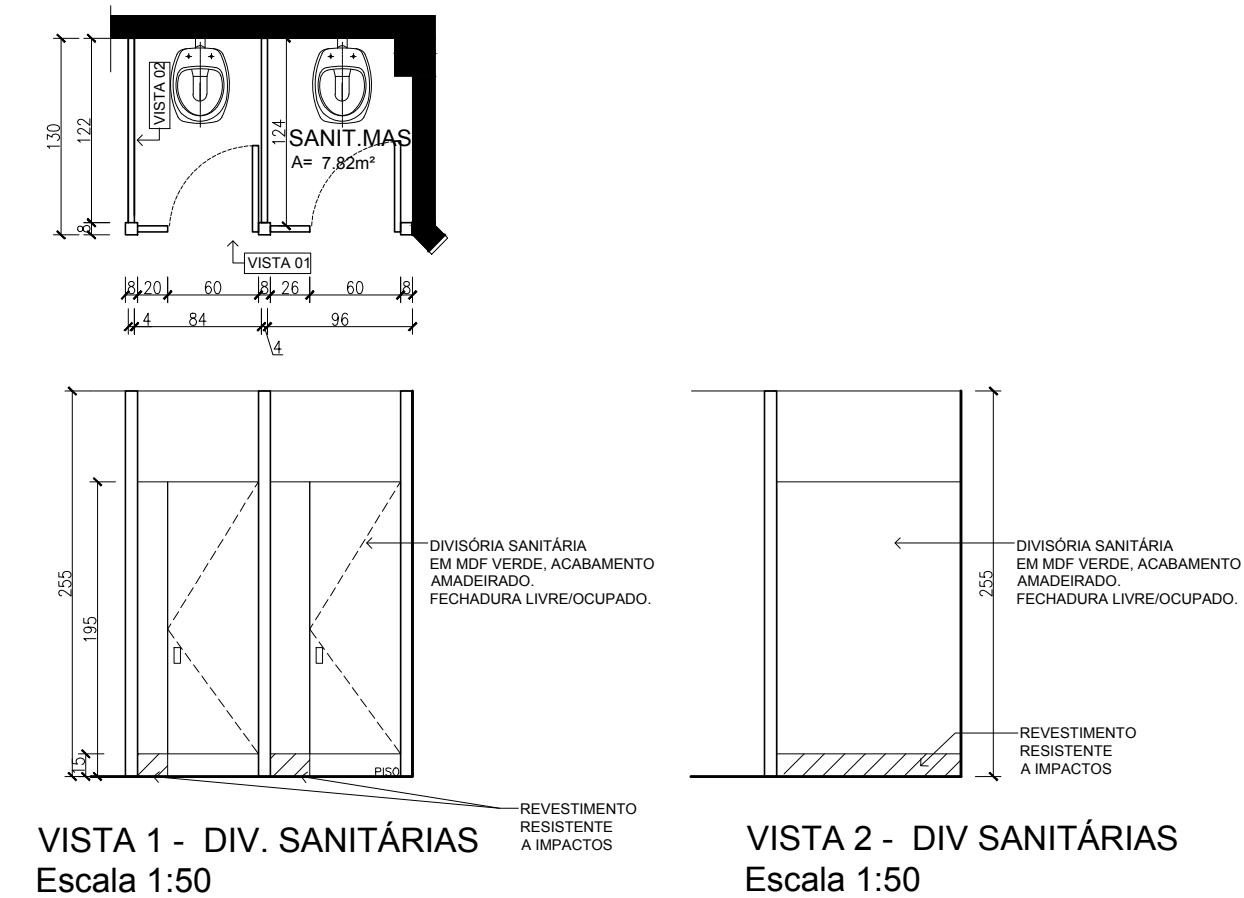

EMPENHO 294/2020

PROPRIETÁRIO:	CÂMARA DE VEREADORES DE TRIUNFO . RS		
OBRA:	SANITÁRIOS		
LOCAL:	Triunfo RS		
DATA:	22set 2020	ATUALIZAÇÃO:	SET/ 2020
PROJETO ARQUITETONICO:	Carolina Campos Cau 57885-1		
ESCALA:	PLANTA FORRO/ ILUMINAÇÃO	SANITÁRIO MASCULINO	PRANCHA N°: 05
1:50	DIVISÓRIAS/ TAMPOS GRANITO		

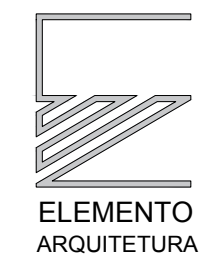

CAROLINA CAMPOS
Arquiteta - CAU/BR 57885-1
51 98151.1010
carol@elementoarq.com.br
@elementocozinhas